



PLANTA SEMISOTANO

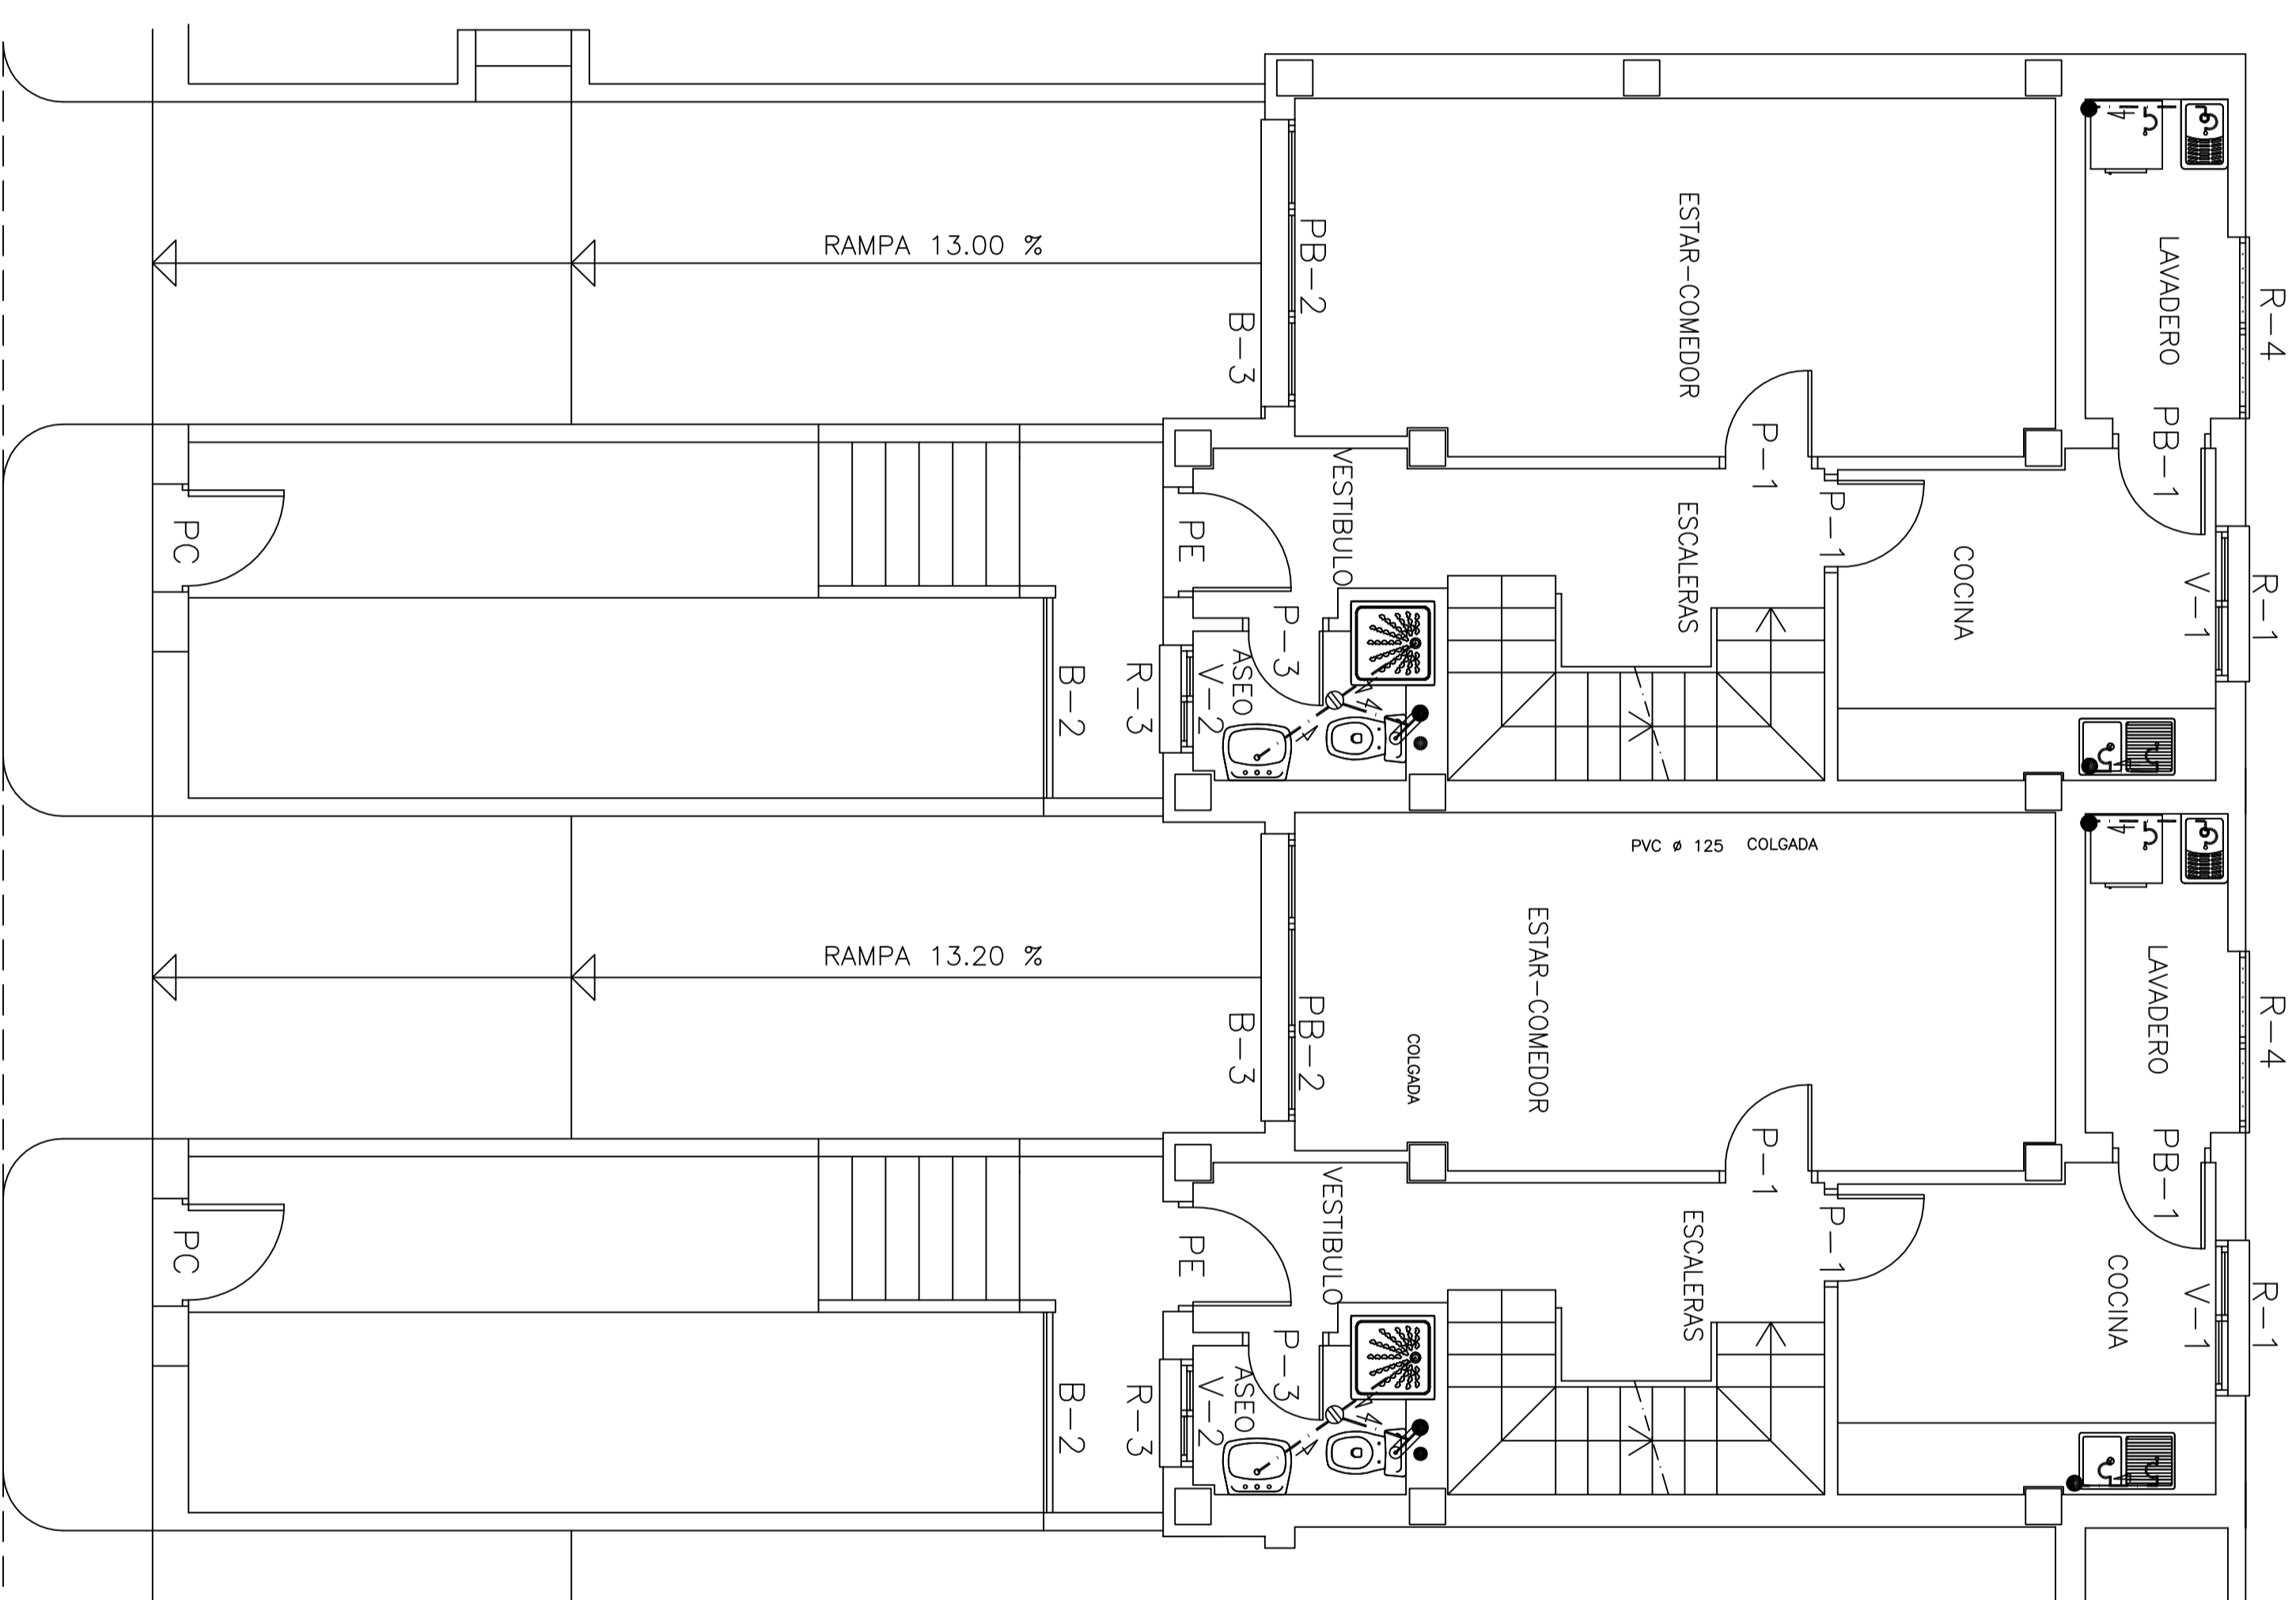

PLANTA BAJA

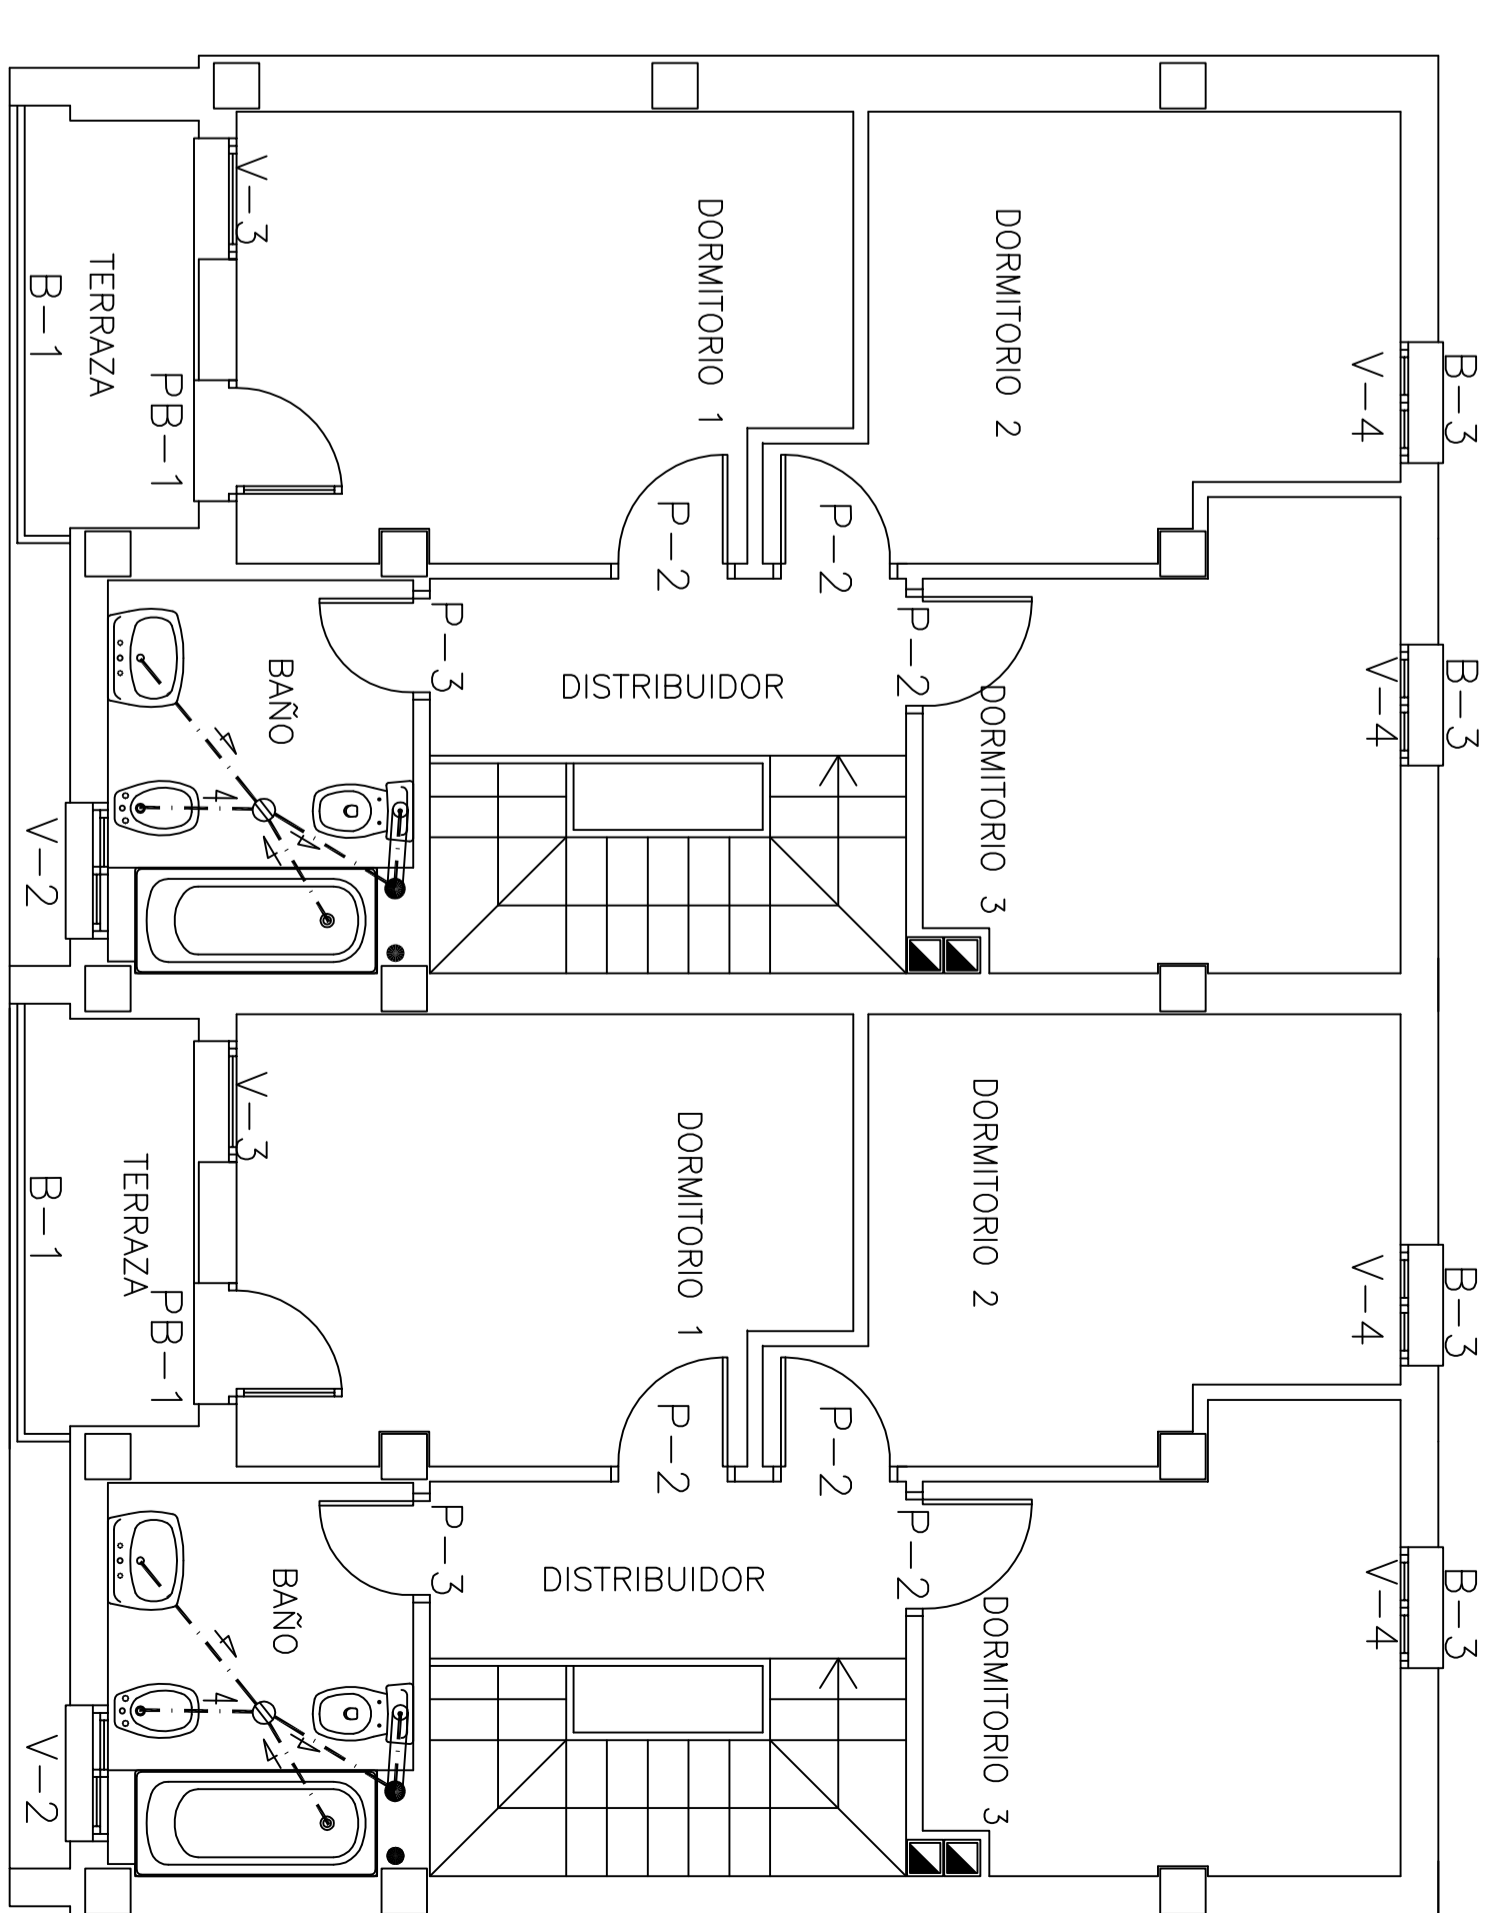


PLANTA ALTA

LEYENDA

- Desagues de aparatos de PVC.
- Red aguas pluviales enterrada PVC
- ==== Red de saneamiento enterrado de PVC
- ==== Manguetón inodoro, 0
- ==== Colector colgado PVC
- Bote sifónico
- ⤩ Sifon individual
- Bajante aguas fecales de PVC
- Bajante aguas pluviales de PVC ø110
- ☒ Sumidero sifónico
- ▬ Arqueta sumidero de 0.20 de ancho
- ☒ Arqueta de P.V.C. colgada

V1 Nomenclatura carpintería

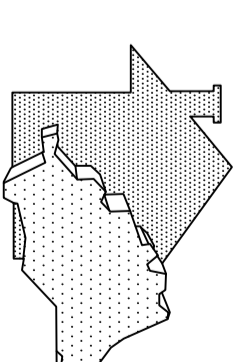

EMPRESA PROVINCIAL DE LA VIVIENDA
DIPUTACION DE MALAGA

PROYECTO EJECUCION

Municipio **Nerja**

Dibujado **Rafael Sevillaño Muñoz**

Revisado

Fecha **10/2007**

Escala **1/50**

SANEAMIENTO Y
RESEÑA DE CARPINTERIA **4**

SANEAMIENTO - Secciones desagues	DESAGUES
INSTALACION INTERIOR	P.V.C.
MATERIAL DE LAS CONDUCCIONES	110
BAJANTE BANDO COMPLETO	110
BAJANTE ASEO COMPLETO	125
BAJANTE BANDO+ASEO Y LAVADERO	90
BAJANTE FREGADERO, LAVADERO Y LAVADORA	40
DESAGUE BANERA	30
DESAGUE LAVABO	30
DESAGUE BIDE	30
DESAGUE INODORO	80
DESAGUE DUCHA	40
DESAGUE FREGADERO	35
DESAGUE LAVADERO	35
DESAGUE LAVADORA AUTOMATICA	40
DESAGUE LAVAVAJILLA	40